

**Annexes au dossier de demande
d'enregistrement d'une ICPE**



Rubrique 1510

ANNEXE N° 2


Plan pompier



IMMALDI ET COMPAGNIE

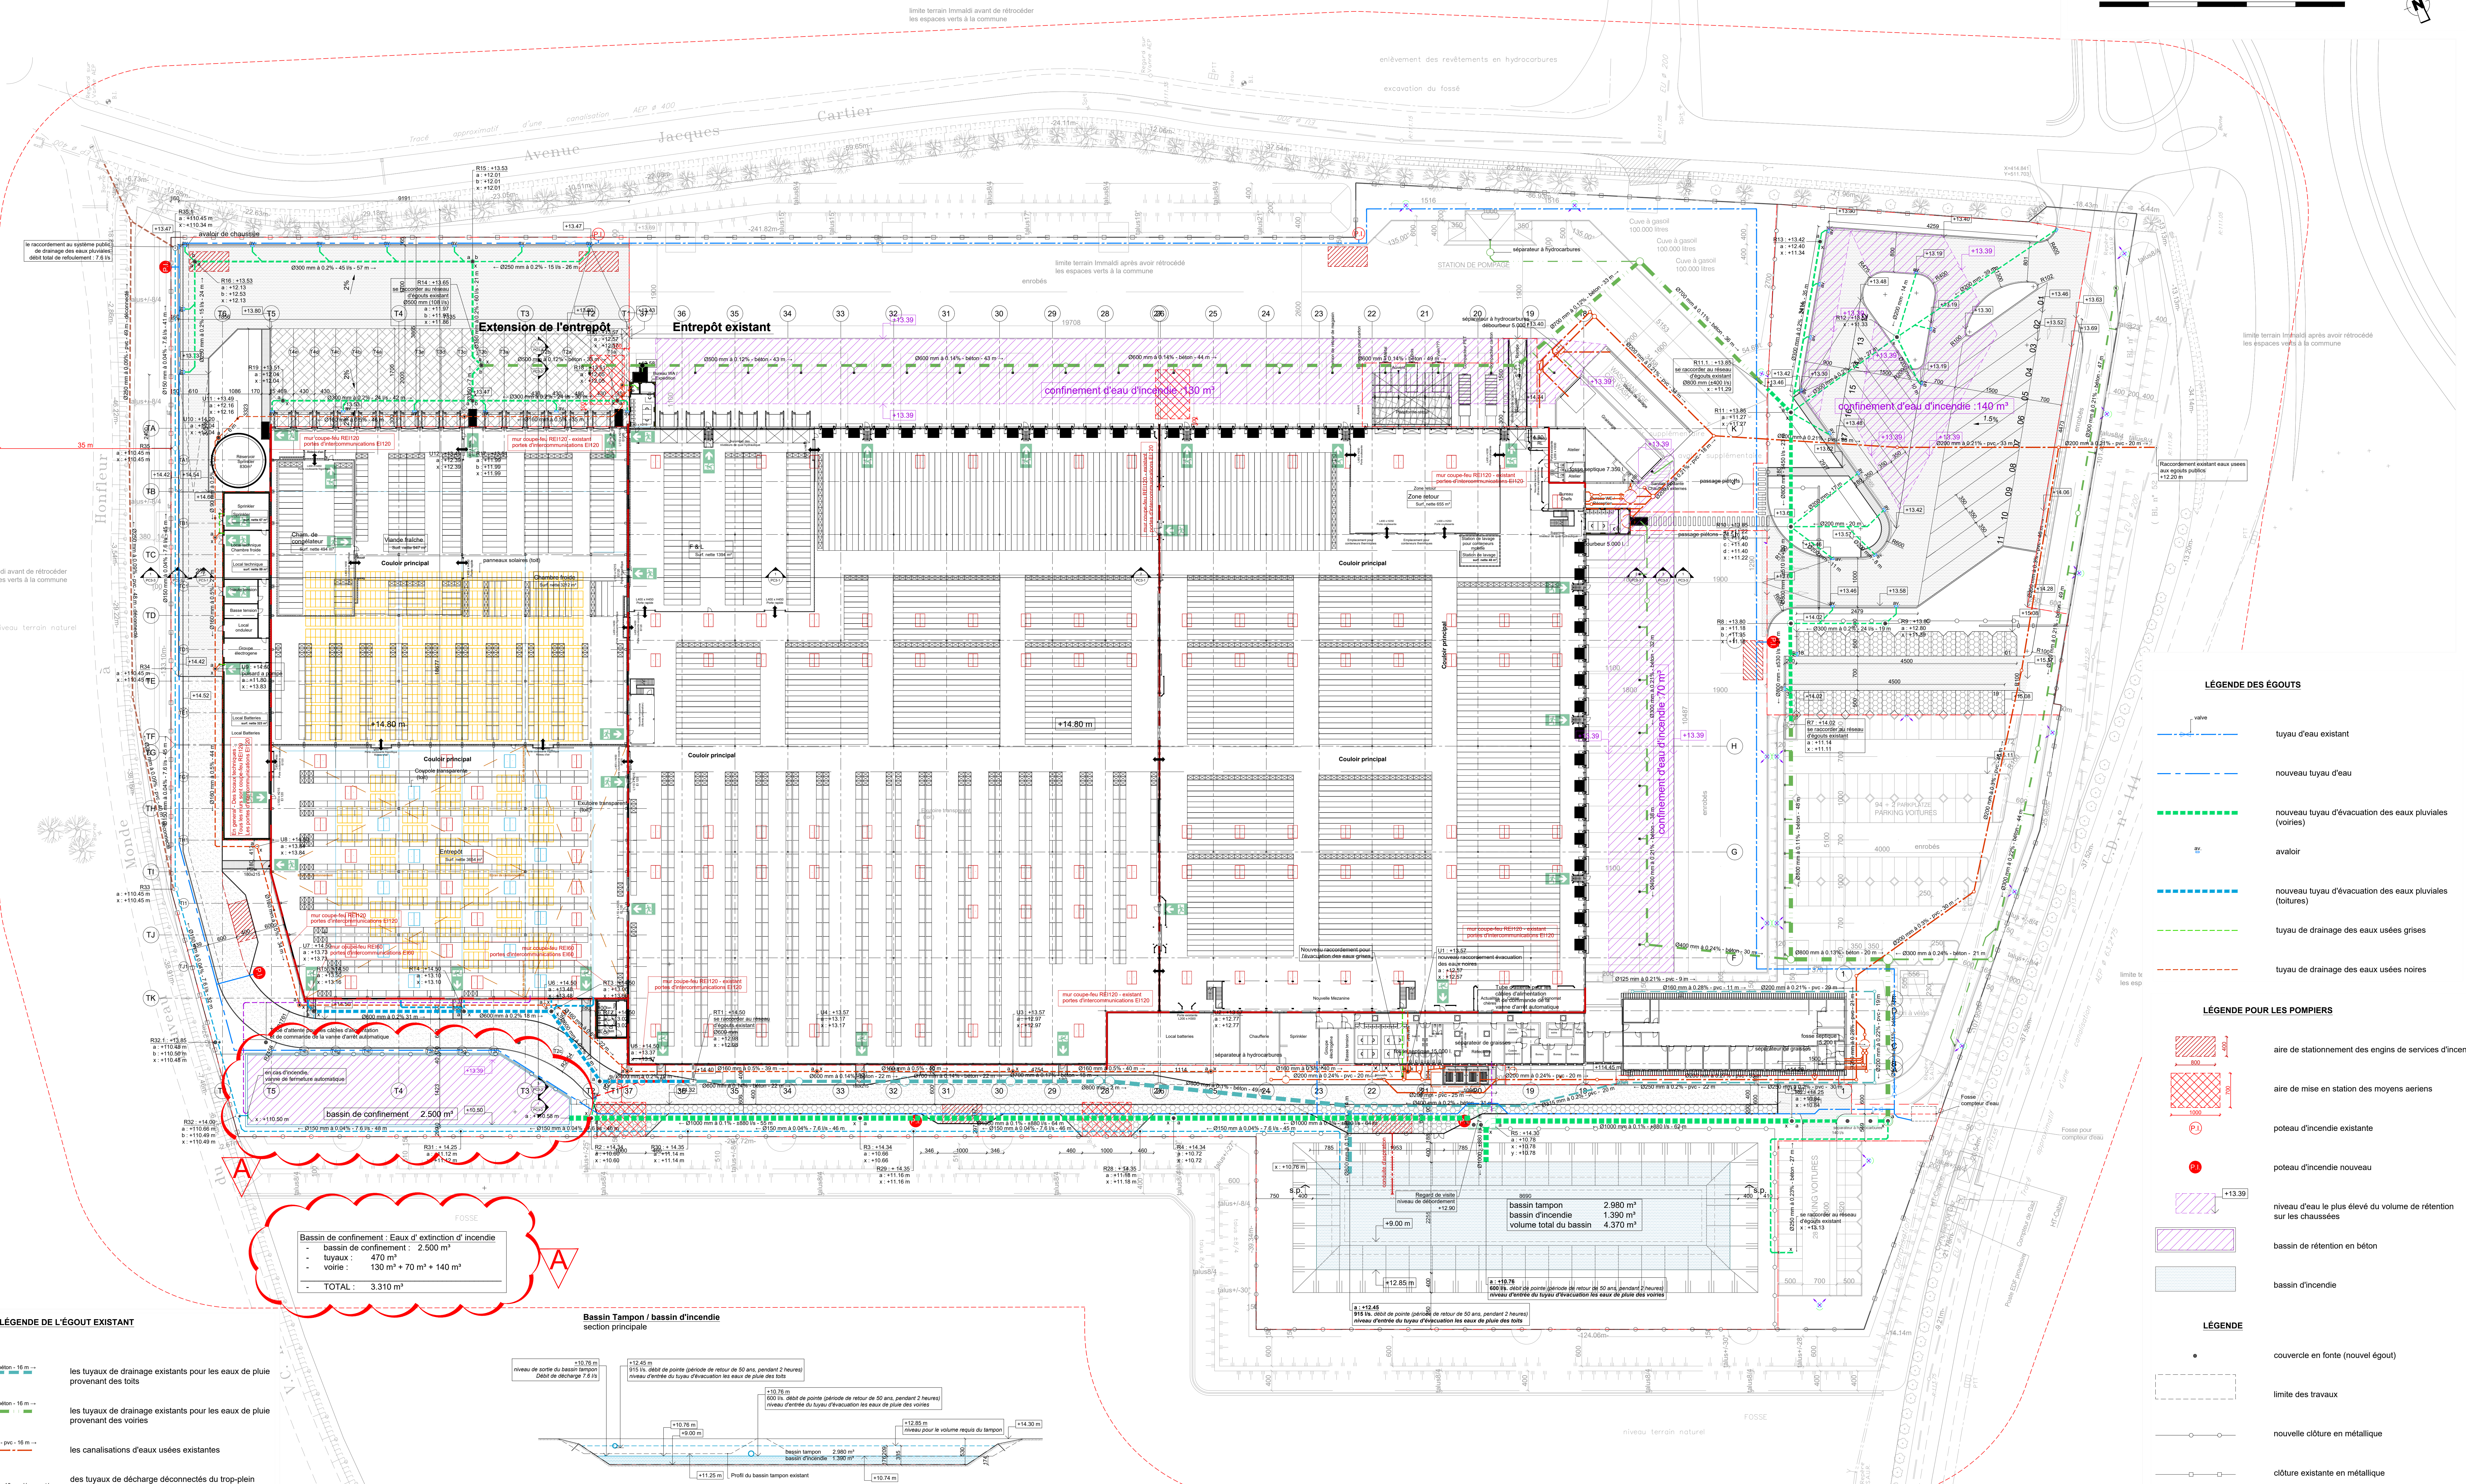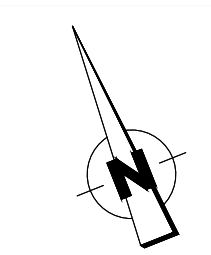

Bassin de confinement : Eaux d'extinction d'incendie
- bassin de confinement : 2.500 m³
- tuyaux : 470 m³
- voirie : 130 m² + 70 m² + 140 m²
- TOTAL : 3.310 m³

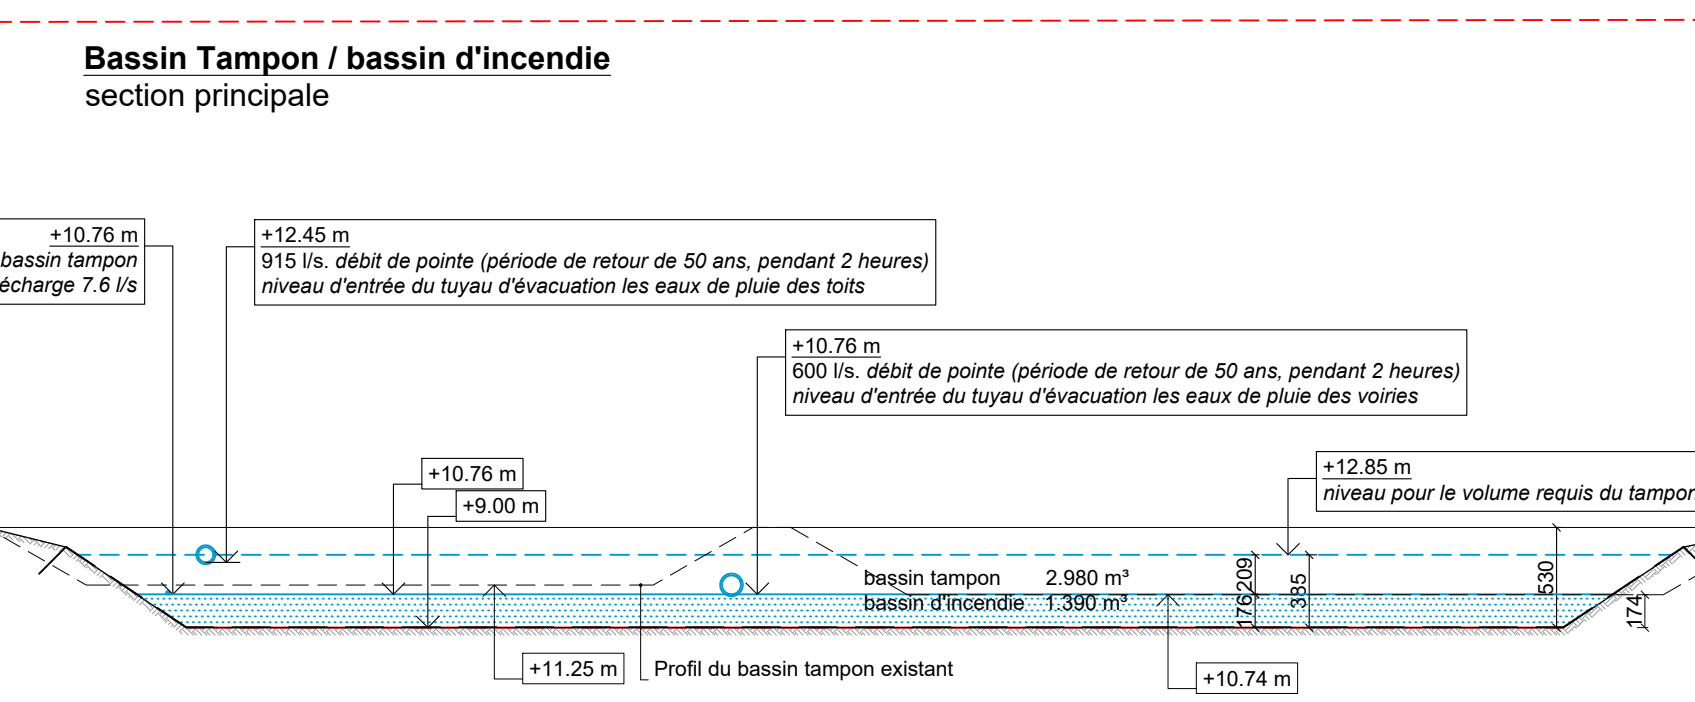

- LÉGENDE DES ÉGOUTS**
- valve
 - tuyau d'eau existant
 - nouveau tuyau d'eau
 - nouveau tuyau d'évacuation des eaux pluviales (voiries)
 - avaloir
 - nouveau tuyau d'évacuation des eaux pluviales (toitures)
 - tuyau de drainage des eaux usées grises
 - tuyau de drainage des eaux usées noires

- LÉGENDE POUR LES POMPIERS**
- aire de stationnement des engins de services d'incendie
 - aire de mise en station des moyens aeriens
 - poteau d'incendie existante
 - poteau d'incendie nouveau
 - niveau d'eau le plus élevé du volume de rétention sur les chaussées
 - bassin de rétention en béton
 - bassin d'incendie
 - couvercle en fonte (nouvel égout)
 - limite des travaux
 - nouvelle clôture en métallique
 - clôture existante en métallique
 - limites de la propriété

- LÉGENDE DE L'ÉGOUT EXISTANT**
- 0800 mm à 0.14% - béton - 16 m
 - les tuyaux de drainage existants pour les eaux de pluie provenant des toits
 - 0800 mm à 0.14% - béton - 16 m
 - les tuyaux de drainage existants pour les eaux de pluie provenant des voiries
 - 0300 mm à 0.21% - pvc - 16 m
 - les canalisations d'eaux usées existantes
 - 0300 mm à 0.21% - pvc - 16 m
 - des tuyaux de décharge déconnectés du trop-plein du bassin tampon existant

IMMALDI & CIE
EXTENSION ENTREPÔT
ALDI HONFLEUR
PC2-5
MAÎTRE D'OUVRAGE
CHANTIER
PERMIS DE CONSTRUIRE
NO
A

827 Rue Clément Ader | Parc d'Activité de la Coëlle
F-77230 Dammarivon-Goëlle

PLAN DE MASSE
installation pompier
échelle : 1:1400

210036

ABE-TEC
ARCHITECTES & INGÉNIEURS